



广西华洲石油  
南宁综合设计院有限公司


地址：广西壮族自治区南宁市青秀区青秀路15号

本院质量及服务投诉电话：  
0771-3121345

建筑行业乙级资质 证书编号：1319001369

工程咨询 备案编号：914501073616964653-23

工程造价咨询 备案编号：914501073616964653

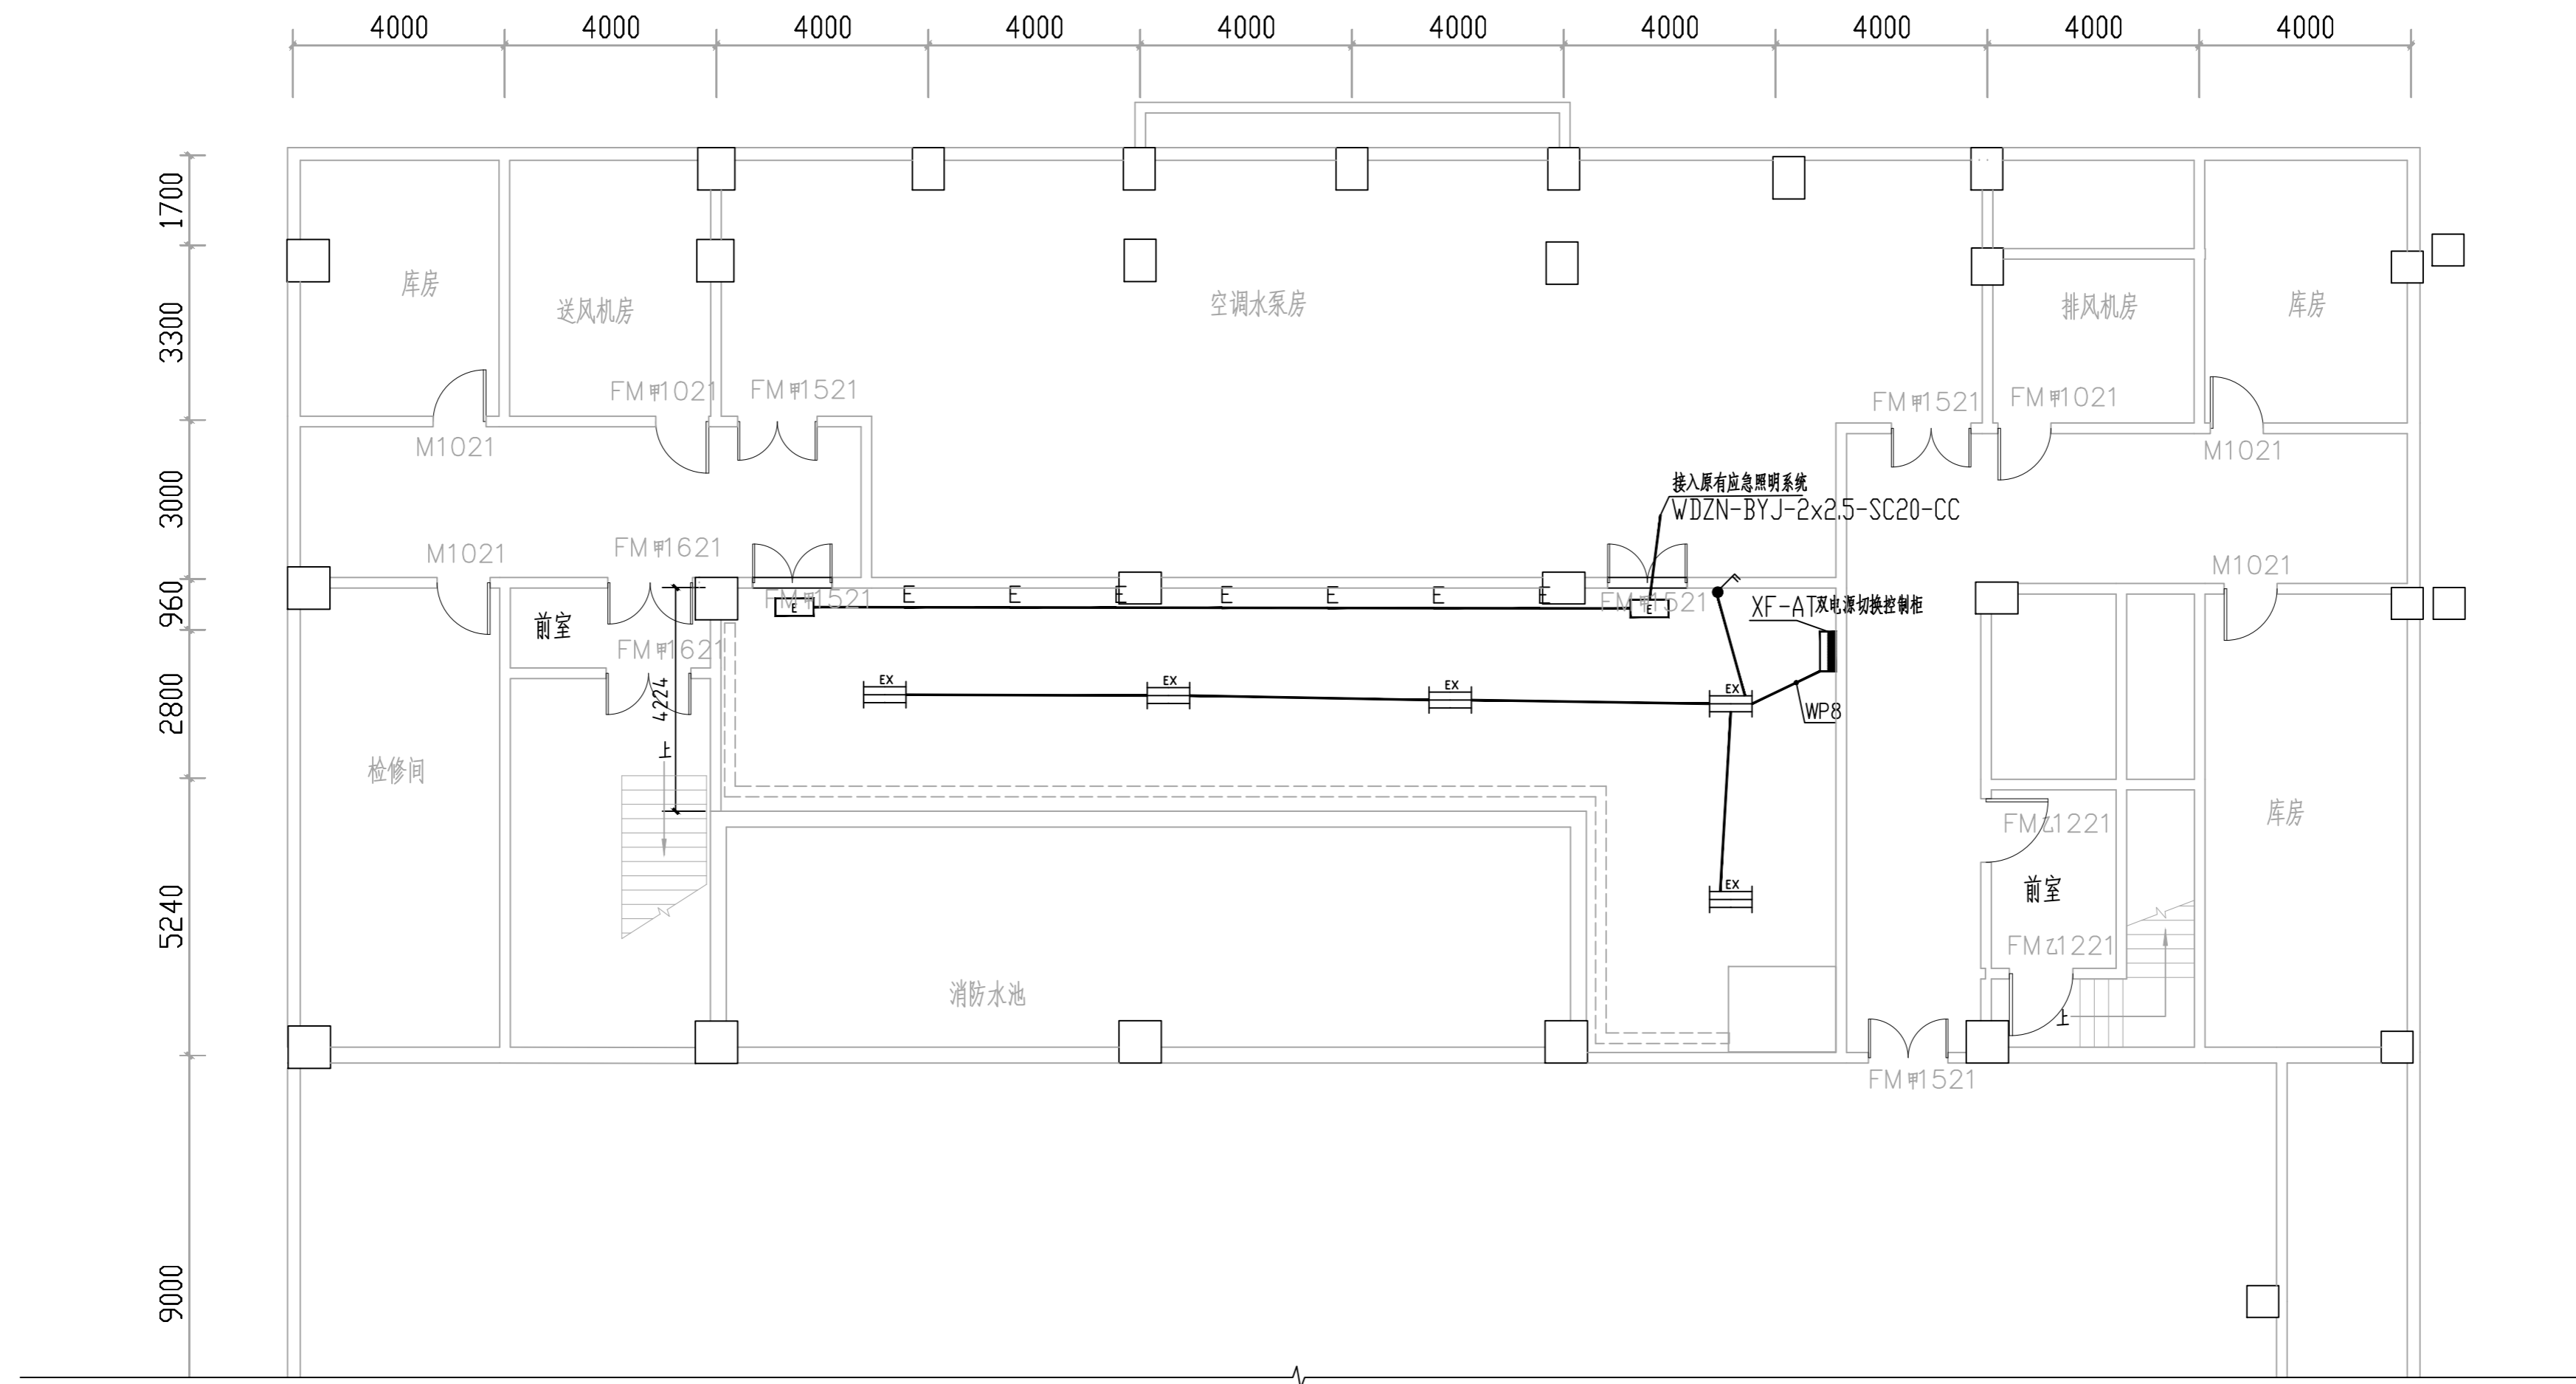

水泵房备用照明布置图 1:100

图例	说明	备注
	220V/LED/12W/灯具光通量：2400LM	吸顶装
	疏散出口标志灯	距门上边框200mm安装
	二联单控暗装开关 250V 10A (86面板)	

导线WP8：WDZCN-BYJ-3x2.5+WDZN-BYJR1X2.5-SC20-WC CC

注册执业章

出图专用章

建设单位

广西大学

项目名称

广西大学行健5号楼消防系统改造项目

子项目名称

图纸名称

水泵房备用照明布置图

设计号

2025-SJA-01

图别

电施

版次

第01版

图号

DQ-03

日期

2025.12

审定

黄芝营

审核

莫远航

项目负责人

梁理江

专业负责人

莫远航

校对

许鸿浩

设计

廖少雄

莫远航